


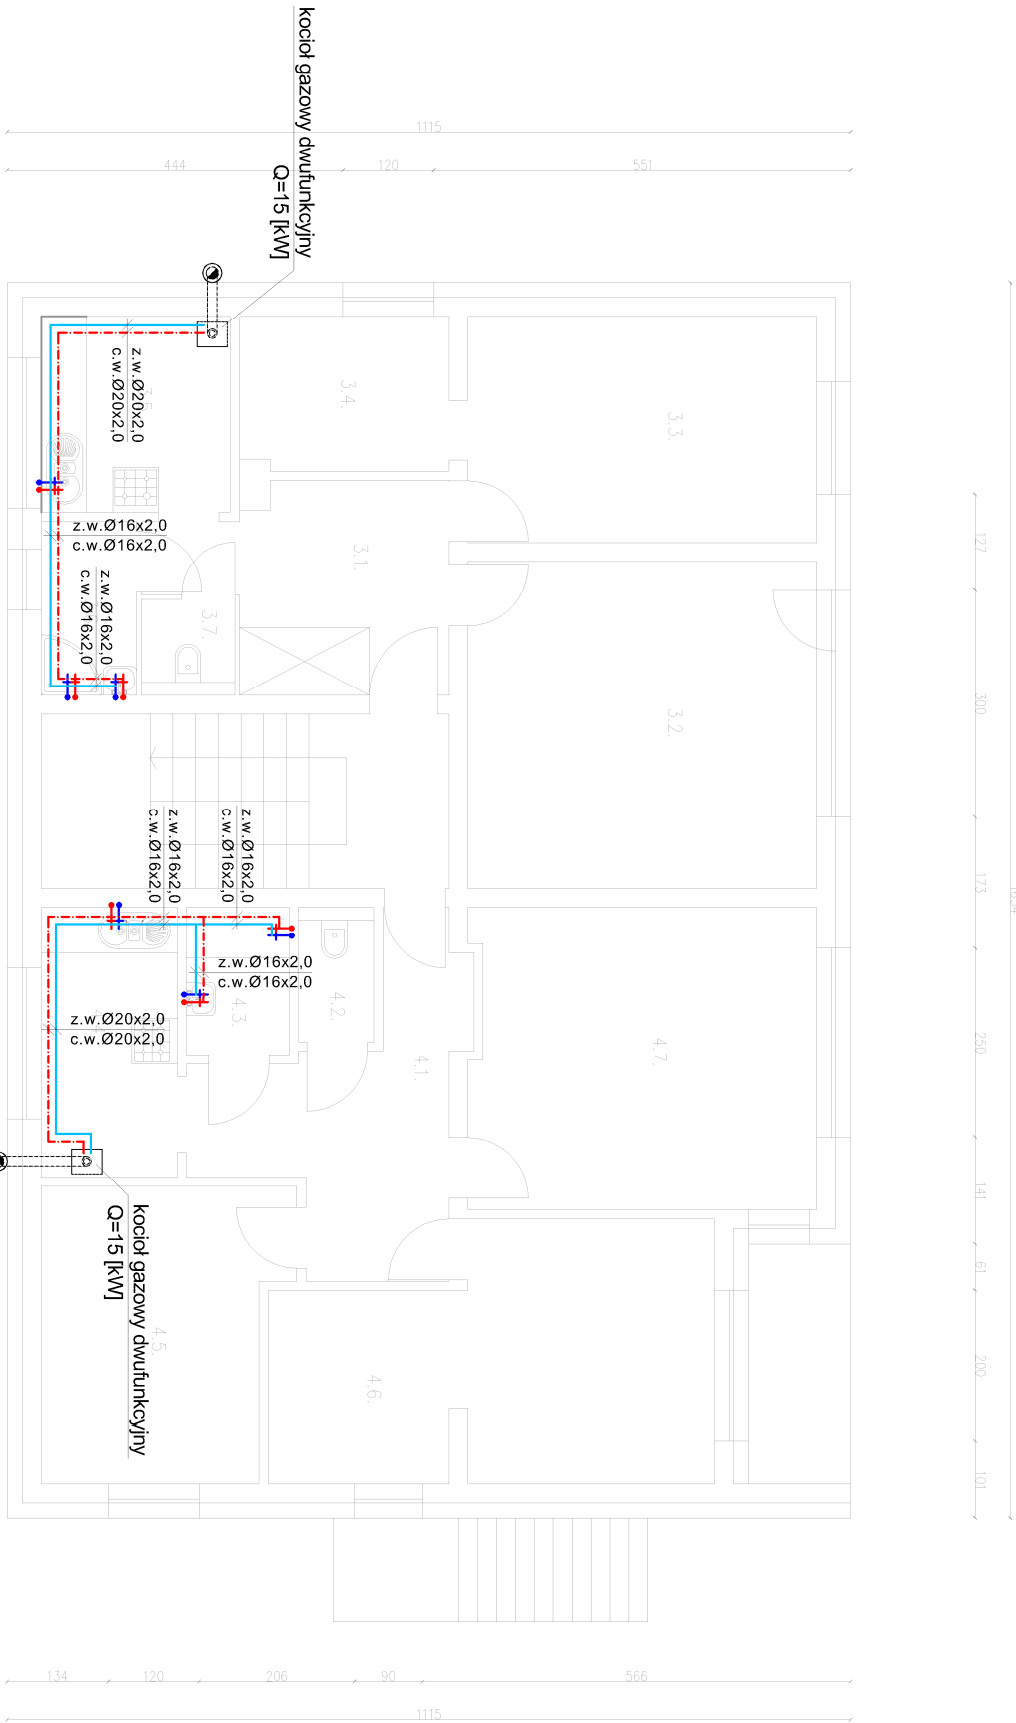

Zestawienie powierzchni	
Mieszkanie 3:	Mieszkanie 4:
3.1. Korytarz	4.1. Korytarz
3.2. Pokój	4.2. WC
3.3. Pokój	4.3. Łazienka
3.4. Pokój	4.4. Kuchnia
3.5. Kuchnia	4.5. Pokój
3.6. Łazienka	4.6. Pokój
3.7. WC	4.7. Pokój
6,15m ²	10,2m ²
19,9m ²	1,78m ²
13,8m ²	2,65m ²
5,67m ²	6,42m ²
6,50m ²	11,9m ²
2,89m ²	17,9m ²
1,57m ²	18,1m ²

LEGENDA:

- Instalacja zimnej wody (prowadzona w ścianie)
- rura wielowarstwowa HERZ typ PE-RT/AL/PE-HD lub równoważna
- Instalacja ciepłej wody (prowadzona w ścianie)
- rura wielowarstwowa HERZ typ PE-RT/AL/PE-HD lub równoważna

K
Kocioł gazowy kondensacyjny, wiszący z zamkniętą komorą spalania firmy Ariston typ GENUS PREMIUM EVO 24 FF, Q=15kW, IzTp=70/50°C lub równoważny

UWAGA:

Urządzenia zastosowane w projekcie przyjęto jako przykładowe, określają one projektowany standard i stanowią punkt odniesienia przy wykonaniu instalacji.

Dokładną lokalizację podejść do przyborów ustalić na etapie wykonawstwa w oparciu o projekt wewnętrznych dostawców urządzeń.

 BUD	Biuro Usług Budowlanych	
	"F.A.-BUD"	
Investor	ul. Zegarowa 5, 62-500 Koło tel. 63 261 0997, 605 215 770 e-mail: fa_bud@interia.pl	
Adres Inwestycji	Gmina Miejska Koło pl. Stary Rynek 1, 62-500 Koło ul. Energetyczna 3, 62-500 Koło gm. Koło, działka nr ewid. 23/1	
Tytuł Projektu	BUDOWA INSTALACJI GAZU ZIEMNEGO ORAZ INSTALACJI C.O. I C.W.U. W BUDYNKU MIESZKALNYM WIELORODZINNYM	
Nazwa Rysunku	Rzut piętra - instalacja c.w.u.	Skala 1:100
Branża SANITARNIA		
Projektant	mgr inż. Sylwia Frątczak-Marciniak	Podpis
Upz. bud. Nr wpisu: WPG0170POD0515, w specjalności instalacyjnej bez ograniczeń		
Sprawdził		M. Rys. S_14