


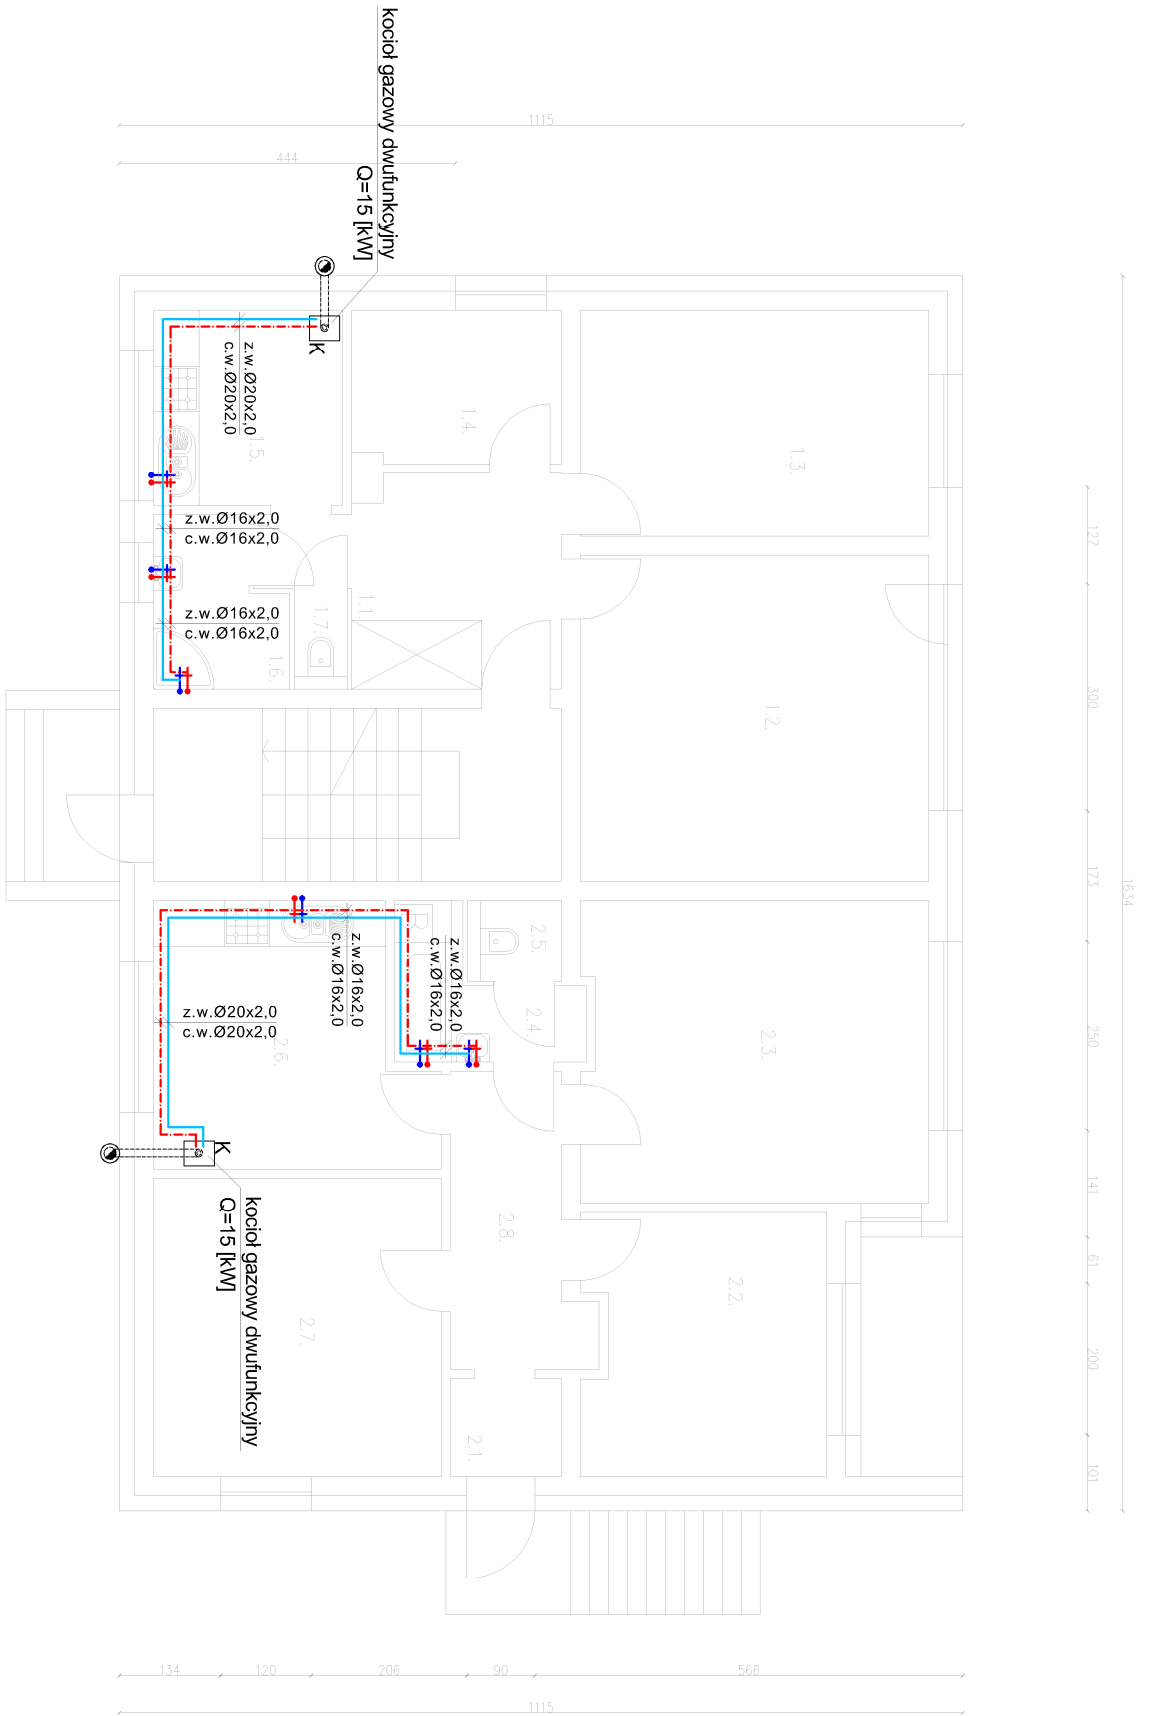

Zestawienie powierzchni	
Mieszkanie 1:	
1.1. Korytarz	6,15m ²
1.2. Pokój	19,9m ²
1.3. Pokój	13,8m ²
1.4. Pokój	5,67m ²
1.5. Kuchnia	6,50m ²
1.6. łazienka	3,58m ²
1.7. WC	0,93m ²

Zestawienie powierzchni	
Mieszkanie 2:	
2.1. Wiatrołop	1,91m ²
2.2. Pokój	10,9m ²
2.3. Pokój	17,2m ²
2.4. Łazienka	3,54m ²
2.5. WC	1,32m ²
2.6. Kuchnia	11,4m ²
2.7. Pokój	15,1m ²
2.8. Korytarz	6,19m ²

LEGENDA:

- Instalacja zimnej wody (prowadzona w ścianie)
- rura wielowarstwowa HERZ typ PE-RT/AL/PE-HD lub równoważna
- Instalacja ciepłej wody (prowadzona w ścianie)
- rura wielowarstwowa HERZ typ PE-RT/AL/PE-HD lub równoważna

K Kocioł gazowy kondensacyjny, wiszący z zamkniętą komorą spalania firmy Ariston typ GENUS PREMIUM EVO 24 FF, Q=15kW, IzTp=70/50°C lub równoważny

UWAGA:

Urządzenia zastosowane w projekcie przyjęto jako przykładowe, określają one projektowany standard i stanowią punkt odniesienia przy wykonaniu instalacji.

Dokładną lokalizację podejść do przyborów ustalić na etapie wykonawstwa w oparciu o projekt wewnętrznych dostawców urządzeń.

	Biuro Usług Budowlanych	
	"F.A.-BUD"	
Investor	Gmina Miejska Koło pl. Stary Rynek 1, 62-500 Koło	ul. Zegarowa 5, 62-600 Koło tel. 63 261 0997, 605 215 770 e-mail: fa_bud@interia.pl
Adres Inwestycji	ul. Energetyczna 3, 62-600 Koło gm. Koło, działka nr ewid. 23/1	
Tytuł Projektu	BUDOWA INSTALACJI GAZU ZIEMNEGO ORAZ INSTALACJI C.O. I C.W.U. W BUDYNKU MIESZKALNYM WIELORODZINNYM	
Nazwa Rysunku	Rzut parteru - instalacja c.w.u.	Skala 1:100
Branża	SANITARNIA	
Projektant	mgr inż. Sylwia Frątczak-Marciniak	Podpis
Upz. bud. Nr wpisu	WPROJ170P00515, w specjalności instalacyjnej bez ograniczeń	
Sprawdził		M. Rys. S_13