


AKSONOMETRIA INSTALACJI GAZOWEJ

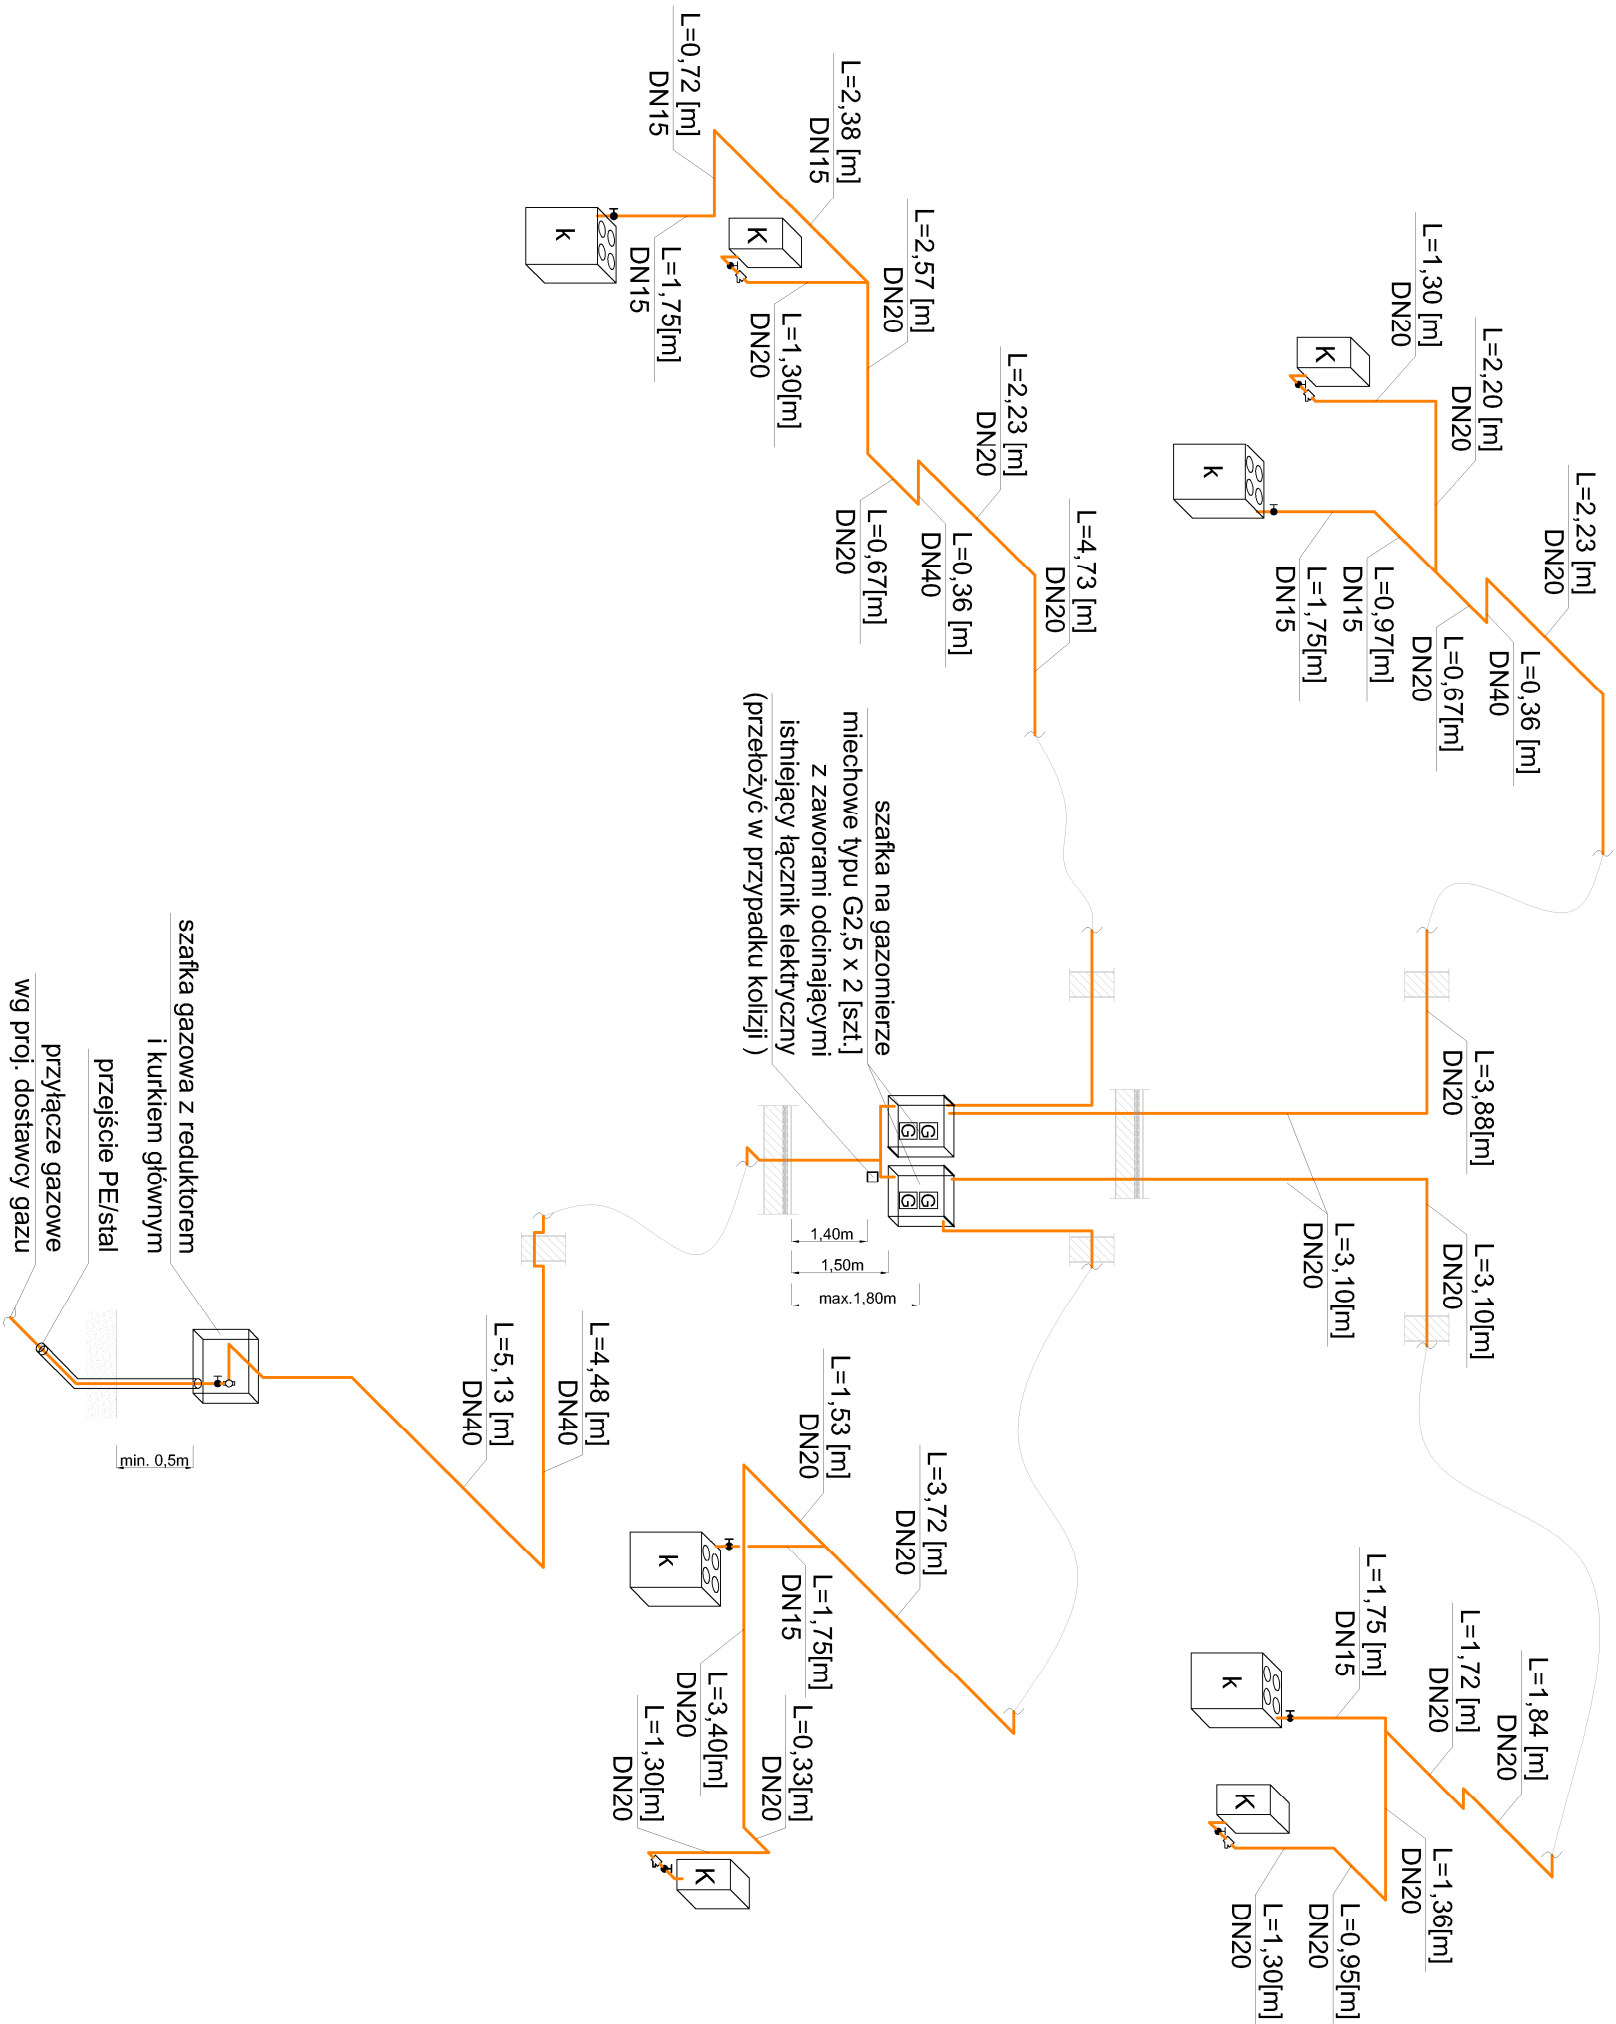

LEGENDA:

- Instalacja gazowa rura stal, czarna bez szwu łączona przez spawanie
- Zawór odcinający
- Filtr siatkowy
- Kocioł gazowy kondensacyjny c.o.+c.w.u., wiszący z zamkniętą komorą spalania firmy Ariston typ GENUS PREMIUM EVO 24 FF, Q=15kW, tzi/p=70/50°C lub równoważny - 4 [szt.]
- Kuchnia gazowa 4 palnikowa, Q=11 [kW] - 4 [szt.]
- Gazomierz mechaniczny typu G2,5 - 4 [szt.]

UWAGA:
Urządzenia zastosowane w projekcie przyjęto jako przykładowe, określają one projektowany standard i stanowią punkt odniesienia przy wykonaniu instalacji.

Dokładną lokalizację podejść do przyborów ustalić na etapie wykonawstwa w oparciu o projekt wewnętrzny/dostawców urządzeń.

BUD Biurowy Usługi Budowlanych "F.A.-BUD"	ul. Żegarowa 5, 62-600 Koło tel. 63 2610997 / 605 215 770 e-mail: fa_bud@interia.pl	
	Investor	Gmina Miejska Koło pl. Stary Rynek 1, 62-600 Koło
Adres inwestycji	ul. Energetyczna 3, 62-600 Koło gm. Koło, działka nr ewid. 23/1	
Tytuł projektu	BUDOWA INSTALACJI GAZU ZIEMNEGO ORAZ INSTALACJI C.O. I C.W.U. W BUDYNKU MIESZKALNYM WIELORODZINNYM	
Nazwa Rysunku	Rzut piętra - instalacja gazu ziemnego	Skala 1:100
Branża	SANITARNIA	
Projektant	mgr inż. Sylwia Frątczak-Marciniak	Podpis
Upz. bud. Nr. wpisu	WPROJ17P000515, w specjalności instalacyjnej bez ograniczeń	
Sprawdził		M. Rys. S_5