


Zestawienie powierzchni	
Mieszkanie 3:	
3.1. Korytarz	6,15m ²
3.2. Pokój	19,9m ²
3.3. Pokój	13,8m ²
3.4. Pokój	5,67m ²
3.5. Kuchnia	6,50m ²
3.6. łazienka	2,89m ²
3.7. WC	1,57m ²

Zestawienie powierzchni	
Mieszkanie 4:	
4.1. Korytarz	10,2m ²
4.2. WC	1,78m ²
4.3. łazienka	2,65m ²
4.4. Kuchnia	6,42m ²
4.5. Pokój	11,9m ²
4.6. Pokój	17,9m ²
4.7. Pokój	18,1m ²

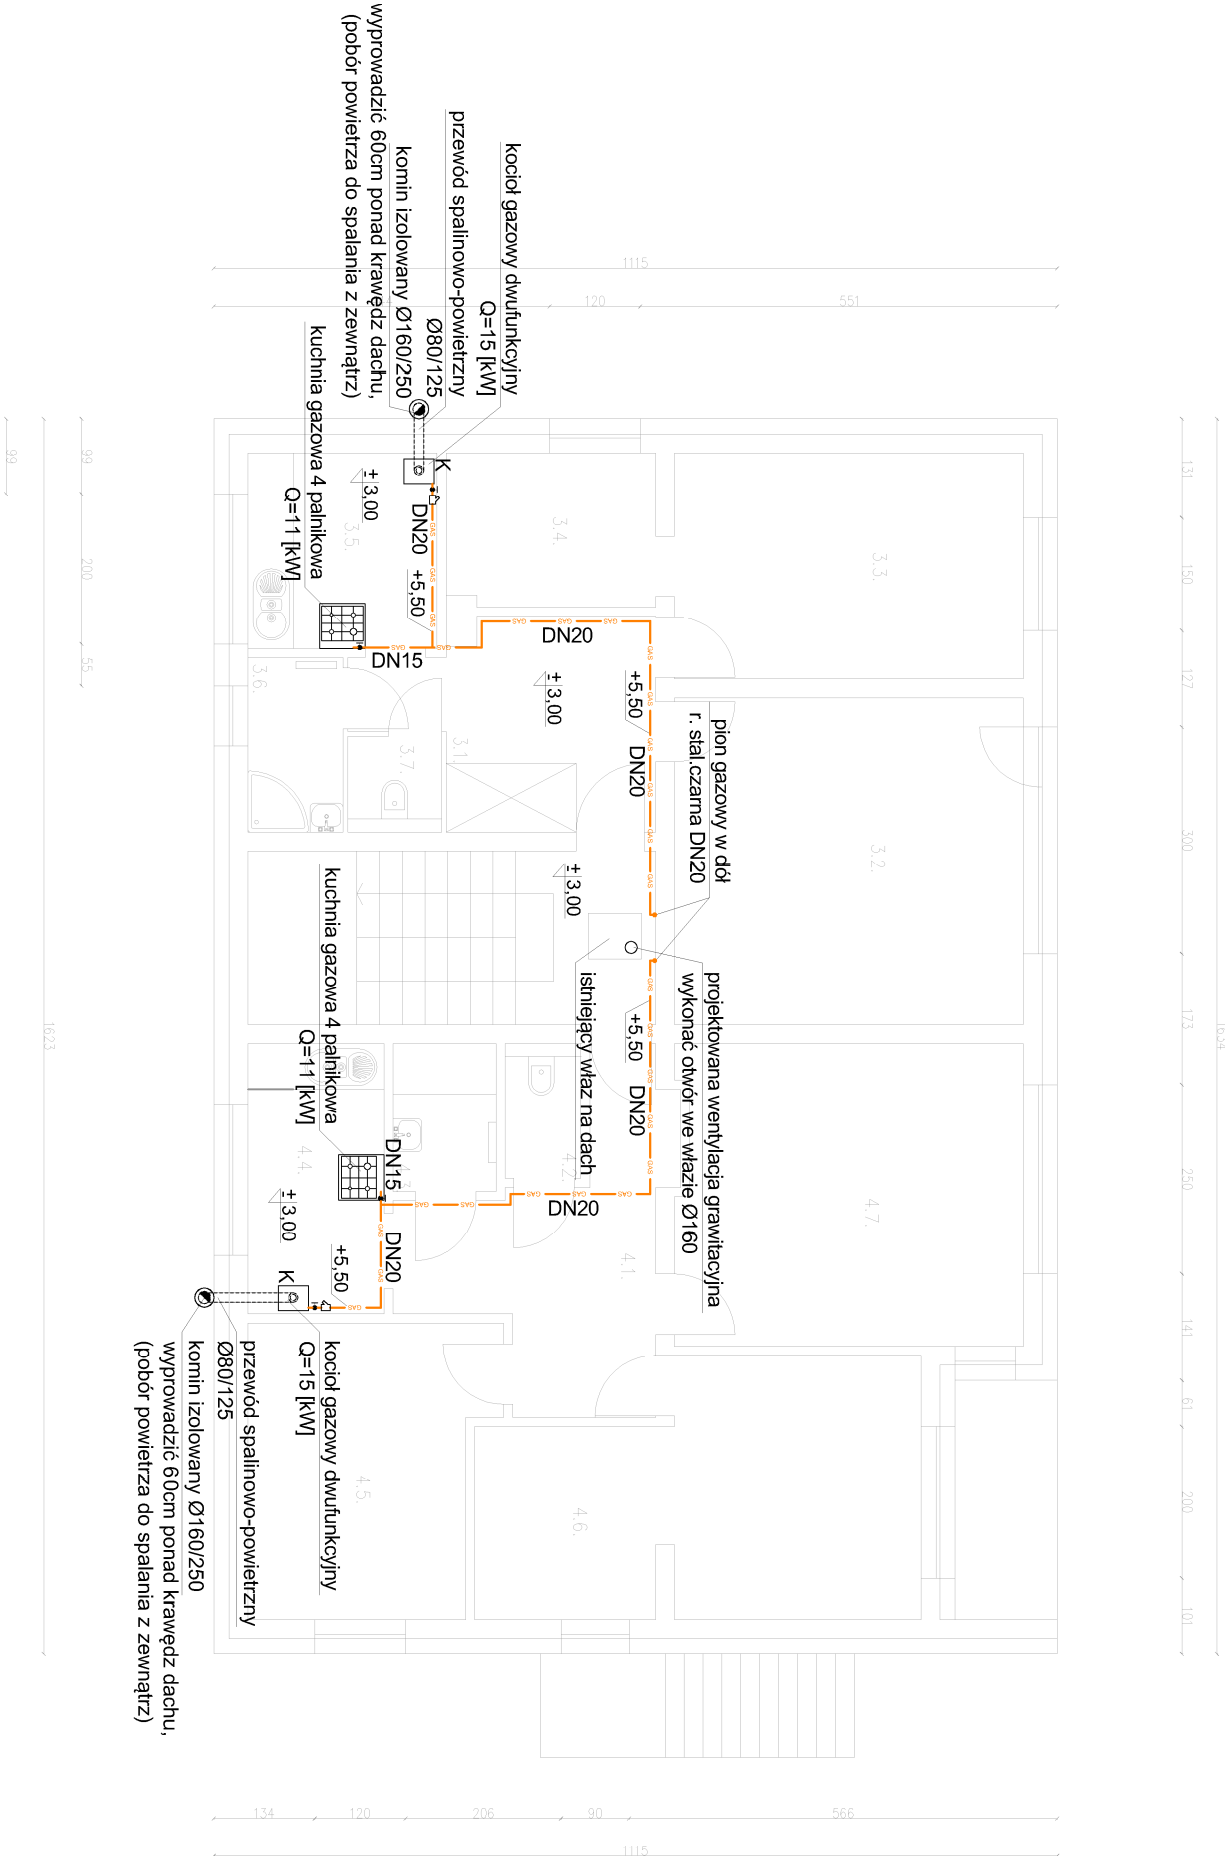

LEGENDA:

- Instalacja gazowa rura stal. czarna bez szwu łączona przez spawanie
- Zawór odcinający
- Filtr siatkowy
- K Kocioł gazowy dwufunkcyjny, wiszący z zamkniętą komorą spalania firmy Ariston typ GENUS PREMIUM EVO 24 FF, Q=15 kW, tzt/p=70/60°C lub równoważny

UWAGA:
Urządzenia zastosowane w projekcie przyjęto jako przykładowe, określają one projektowany standard i stanowią punkt odniesienia przy wykonaniu instalacji.

Dokładną lokalizację podejść do przyborów ustalić na etapie wykonawstwa w oparciu o projekt wewnętrznych dostawców urządzeń.

Poziome odcinki instalacji gazowej należy prowadzić w odległości na najmniej 0,1 m powyżej innych przewodów instalacyjnych.

Przewody instalacji gazowej krzyżujące się z innymi przewodami instalacyjnymi powinny być od nich oddalone o co najmniej 0,02 cm

 BUD	Biuro Usług Budowlanych "F.A.-BUD"		ul. Żegarowa 5, 62-600 Kolo tel. 63 261 0997, 605 215 770 e-mail: fa_bud@interia.pl
	Inwestor Gmina Miejska Kolo pl. Stary Rynek 1, 62-600 Kolo		
Adres Inwestycji ul. Energetyczna 3, 62-600 Kolo gm. Kolo, działka nr ewid. 23/1			
Tytuł Projektu BUDOWA INSTALACJI GAZU ZIEMNEGO ORAZ INSTALACJI C.O. I C.W.U. W BUDYNKU MIESZKALNYM WIELORODZINNYM			
Nazwa Rysunku Rzut piętra - instalacja gazu ziemnego		Skala 1:100	
Branża SANITARNIA			
Projektant mgr inż. Sylwia Frątczak-Marciniak Upc. bud. Nr WPG17P000515, w specjalności instalacyjnej bez ograniczeń	Podpis	Data 09.2019r	
Sprawdził		M. Rys. S_4	