


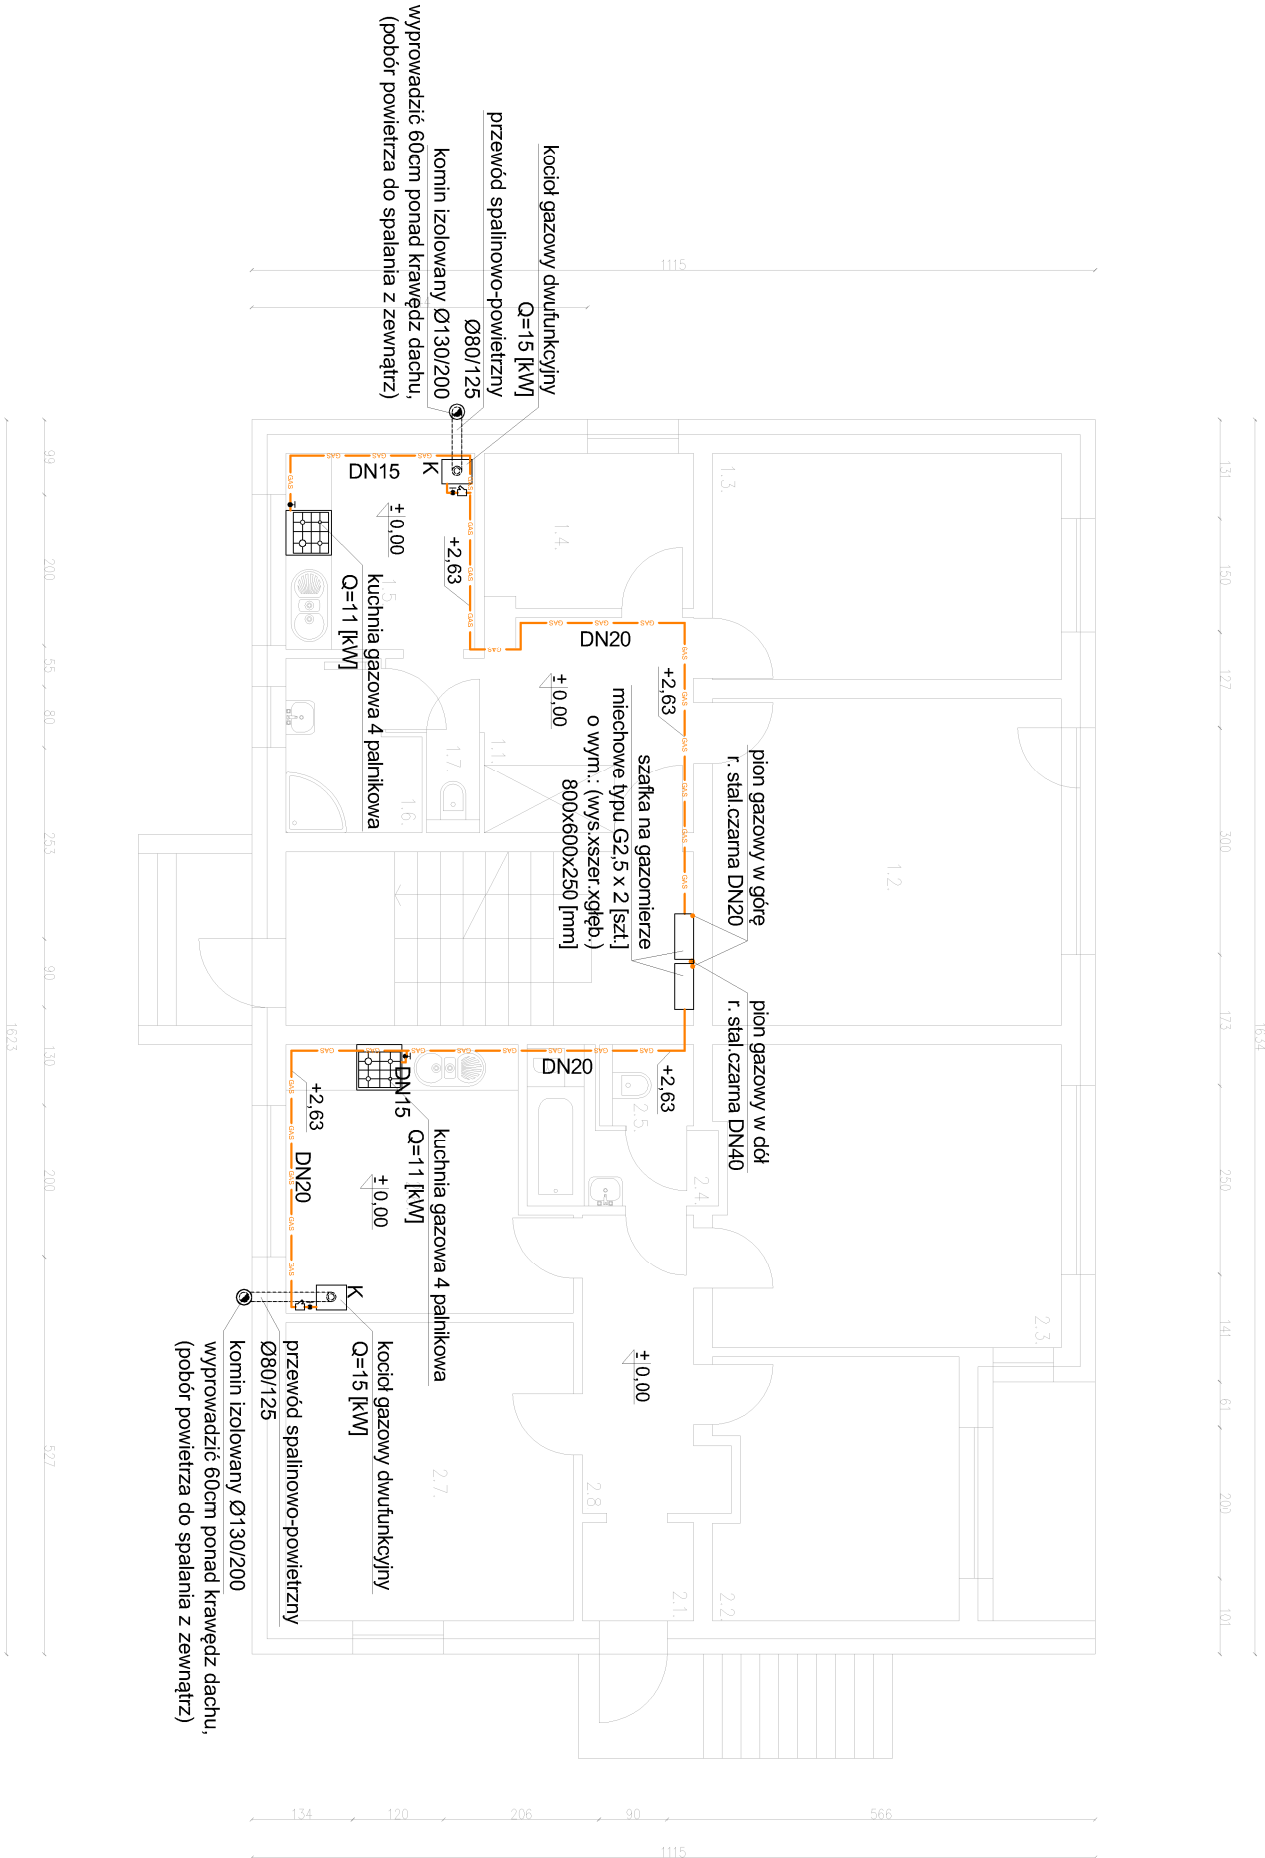

LEGENDA:

- Instalacja gazowa rura stal. czarna bez szwu łączona przez spawanie
 - Zawór odcinający
 - Filt. siatkowy
 - Kocioł gazowy kondensacyjny, wiszący z zamkniętą komorą spalania firmy Ariston typ GENUS PREMIUM EVO 24 FF, $Q=15 \text{ kW}$, $t_z/t_p=70/50^\circ\text{C}$ lub równoważny

UWAGA:

Urządzenia zastosowane w projekcie przyjęto jako przykładowe, określały one projektowany standard i stanowią punkt odniesienia przy wykonaniu instalacji.

Dokładną lokalizację podejść do przyborów ustalić na etapie wykonawstwa w oparciu o projekt wewnętrzny/dostawców urządzeń.

Gazomierze należy instalować na wysokości od 0,3 m do 1,8 m od poziomu podłogi.

Poziome odcinki instalacji gazowej należy prowadzić w odległości na najmniej 0,1 m powyżej innych przewodów instalacyjnych.

Przewody instalacji gazowej krzyżujące się z innymi przewodami instalacyjnymi powinny być od nich oddalone o co najmniej 0,02 m.

 F.A. BUD	Biuro Usług Budowlanych	ul. Zagorowa 5, 62-600 Koło tel. 63 26 00 997, 603 2 15 770 e-mail: fa_bud@interia.pl
	"F.A.-BUD"	
Inwestor Gmina Miejska Koło pl. Stary Rynek 1, 62-600 Koło	Adres Inwestycji ul. Energetyczna 3, 62-600 Koło gm. Koło, działka nr ewid. 23/1	
Tytuł Projektu BUDOWA INSTALACJI GAZU ZIEMNEGO ORAZ INSTALACJI C.O. I C.W.U. W BUDYNKU MIESZKALNYM WIELOPRODZINNYM	Nazwa Rysunku Rzut parteru - instalacja gazu ziemnego	Skala 1:100
Branża SANITARNA	Projektant mjr inż. Sylwia Fralczak-Marciniak Upr. bud. Nr W610700035, w specjalności instalacyjnej bez ograniczeń	Pismo 09.2019r
Sprawdził S_3	Nr Rys.	